


RZUT – PARTER  
 Skala 1:100  
 INWENTARYZACJA DLA POTRZEB PROJEKTU

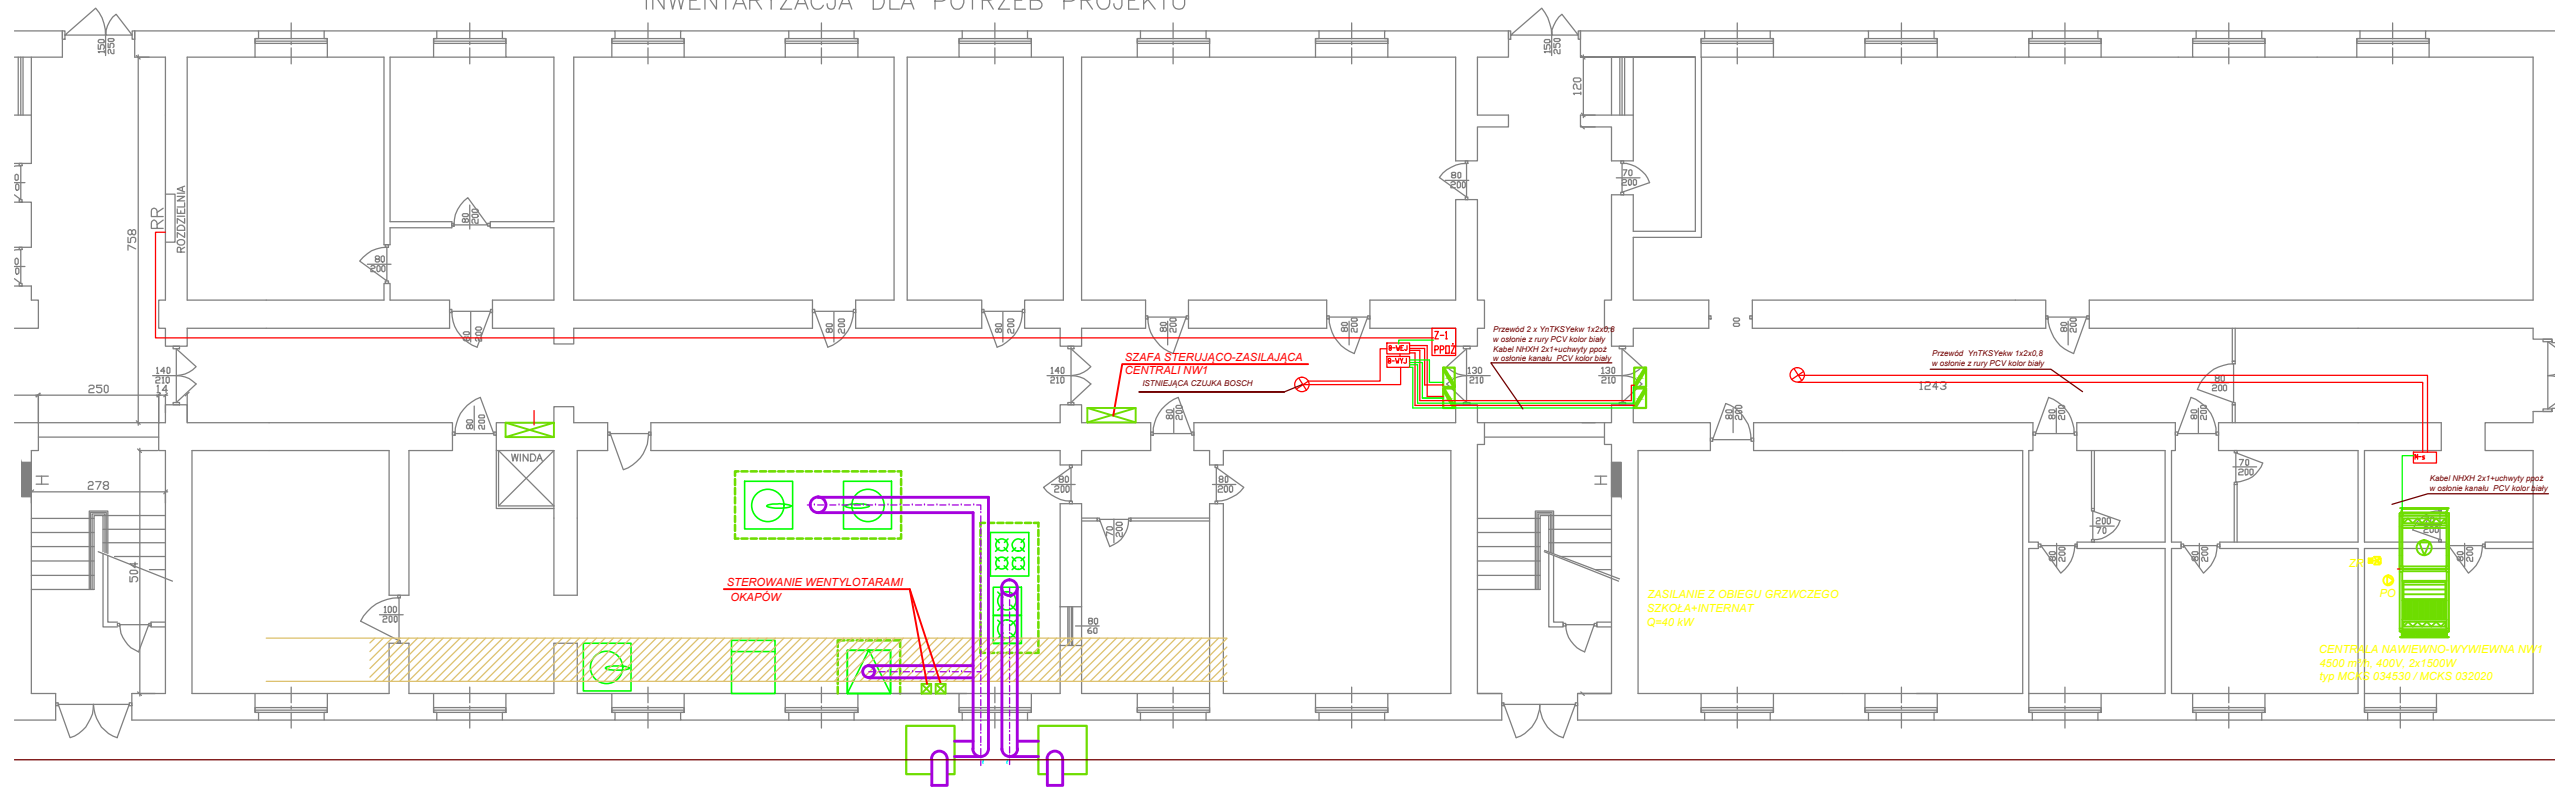

PRACOWNIA PROJEKTOWA IŚ PROJEKT DOKOŃTA WOLAK	
ul. 24 Pałacu 41-200 Katowice, ul. Główna 100 tel. 71 73 11 111, 71 73 11 112, 71 73 11 113 www.dokonta.com.pl	
Opis: Wentylacja mechaniczna kuchni w budynku D - Internacie Zespołu Szkół Społecznych im. dr. Tadeusza Rylińskiego w Rzeszowie	
Adres: 36-302 Rzeszów ul. Woloszczyka 20	
Procesor: Gmina Miasto Rzeszów Zespół Szkół Społecznych w Rzeszowie	
Projektant:	Projekt
mgr inż. Jan Świąłka	
mgr inż. Tomasz Szymł	
Wykonano w Sygnalizacji Alarmu Pożaru - RZUT PARTERU	
PROJEKT BUDOWLANY	
Data: 2014r.	Nr rysunku: 1:100 <b>E-02</b>