


RZUT – PARTER
 Skala 1:100
 INWENTARYZACJA DLA POTRZEB PROJEKTU

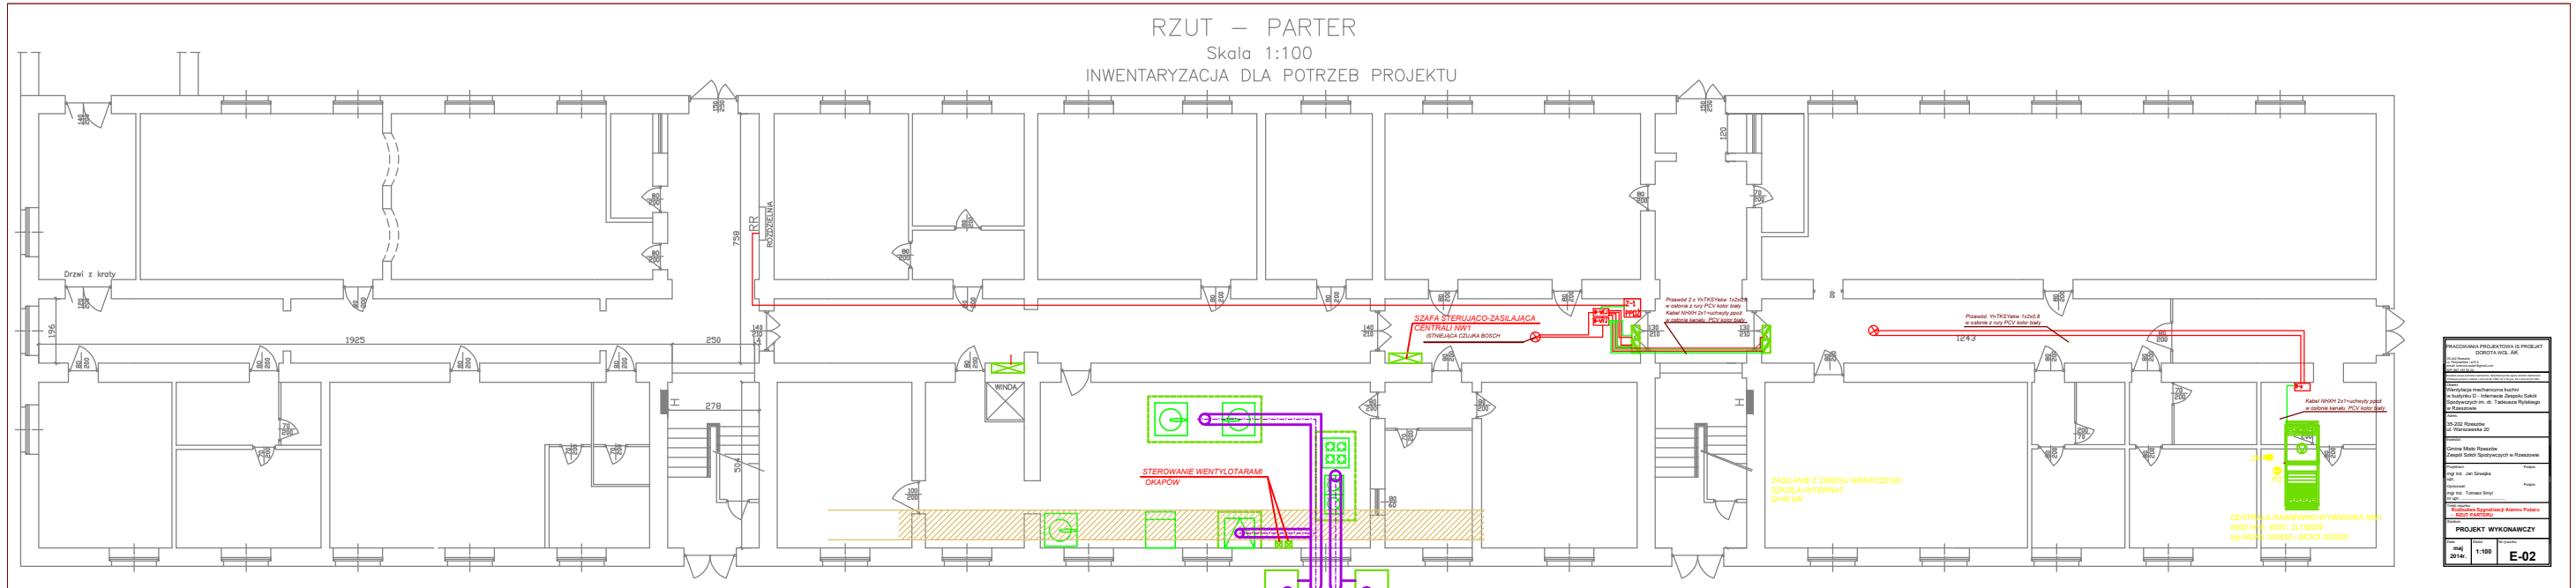

PRACOWNIA PROJEKTOWA I PROJEKTOWA	
SOCIETY WOL. JAK.	
Wykonanie inwentaryzacji instalacji	
w budynku D - Instytutu Zoologii i Zoologii	
w Warszawie, ul. W. Trębki 10/11	
Data: 20.02.2024	
Projekt: Instalacja wentylacji mechanicznej	
Projektant: Jan Srodek	
Sprawdzający: Tomasz Srodek	
Wzrostki: 1:100	
PROJEKT WYKONAWCZY	
nrk:	1:100
2024:	E-02