


ŁAZIENKA DAMSKA - I PIĘTRO - 28 dziewczyn

KONDYGNACJA DOSTĘPNA DLA NIEPEŁNOSPRAWNYCH

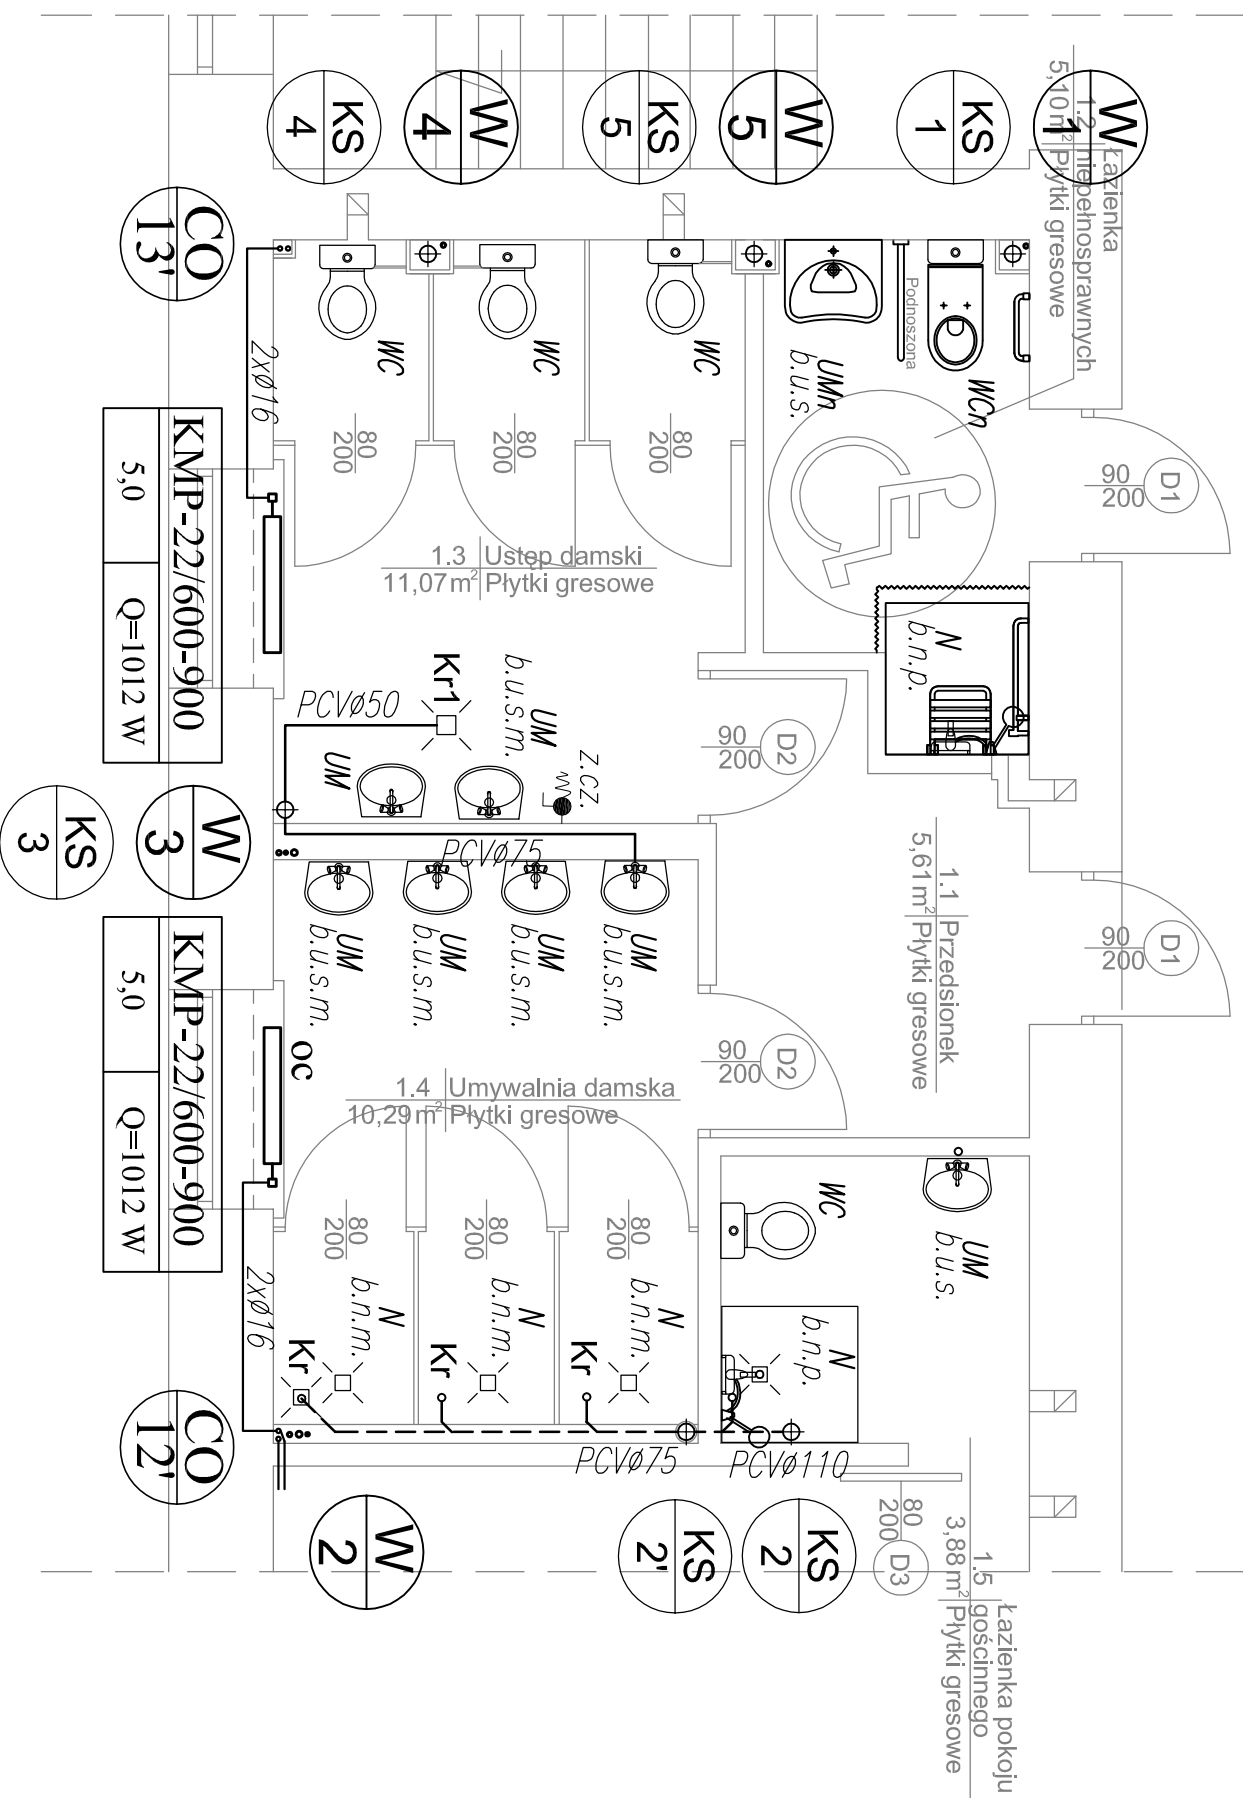

OZNACZENIA:

- Projektowane piony kanalizacyjne z rur PCV Ø110
- Projektowane piony wody zimnej z rur PP-R PN10, ciepłej wody i cyrkulacji z rur PP-R PN20
- Projektowane piony instalacji c.o. z rur stalowych czarnych zewnętrznie cynkowanych o połączeniach zaciskowych
- Projektowana kanalizacja sanitarna po wierzchu ścian
- Projektowana kanalizacja sanitarna podposadzkowa lub w brzdach
- Zestaw WC Kompakt z miską ustępową stojącą dla niepełnosprawnych z odpływem poziomym, płuczka 6/3 l, deska sedesowa twarda
- Umywalka dla niepełnosprawnych z otworem i przelewem bateria stojąca jednocyfrowa
- Zestaw WC Kompakt z miską ustępową stojącą z odpływem poziomym, płuczka 6/3 l, deska sedesowa twarda
- Umywalka szer. 45x37 cm z otworem i przelewem wisząca na ścianie, bateria umywalkowa stojąca jednocyfrowa
- Wpuszcznik "niski" do zabudowy nadstopowej z odpływem bocznym dn40
- Wpuszcznikowy z odpływem pionowym dn50
- Bateria natryskowa jednocyfrowa z natryskiem przesuwnym
- Zawór czepalny ze złączką do węża 1/2"
- Istniejący zawór hydrantowy DN52
- Kierunek przepływu powietrza wentylacyjnego
- Grzejnik stalowy płytowy, ocynkowany, bocznozasłany ze ścian, armatura grzejnikowa termostatyczna istniejąca

Pracownia Projektowa
IS PROJEKT
ul. Parzyżanów 1A, 35-242 Rzeszów

Temat:				
Przebudowa łazienek w budynku internatu Zespołu Szkół Spożywczych im. dr. Tadeusz Rylińskiego w Rzeszowie				
Lokalizacja:				
35 - 202 Rzeszów ul. Warszawska 20				
Inwestor:				
GMINA MIASTO RZESZÓW ZESPÓŁ SZKÓŁ SPOŻYWCZYCH				
Branża:				
SANITARIA		Stadium: PROJEKT WYKONAWCZY		
Tytuł rys.:				
RZUT INSTALACJI WOD-KAN. C.O. W ŁAZIENCE DAMSKIEJ - RZUT I PIĘTRA		Skala: 1:50		
Projektował:				
mgr inż. Dorota WOLAŁAK, upr. bud. PDK/0067/POOS/06				
Sprawdzający:				
Faza:				
P.W.	Branża:	S	Data:	06-2016
			Nr rys.:	S-05
			Rewizja:	00