


ŁAZIENKA DAMSKA - II PIĘTRO - 46 dziewczyn

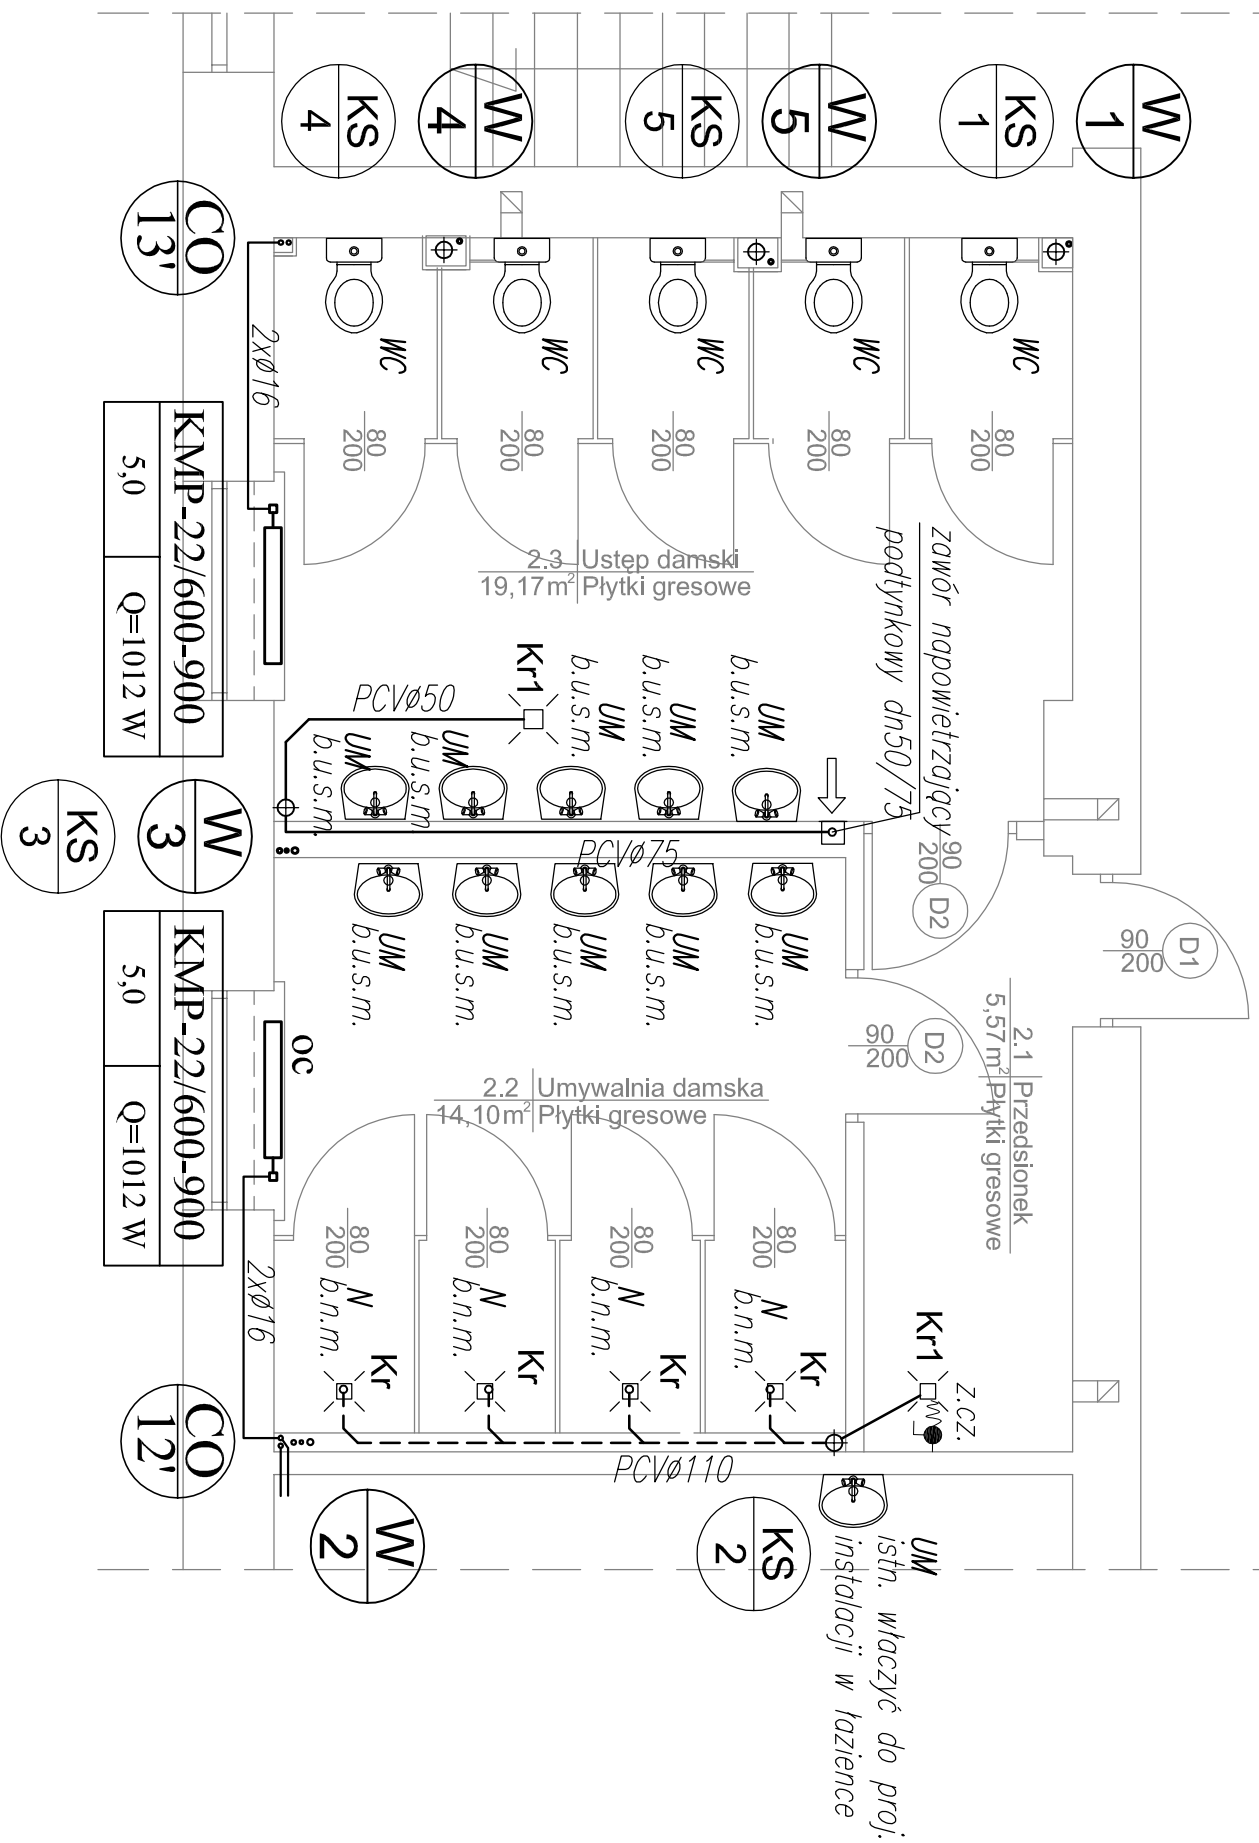

OZNACZENIA:

- Projektowane piony kanalizacyjne z rur PCV Ø110
- Projektowane piony wody zimnej z rur PP-R PN10, ciepłej wody i cyrkulacji z rur PP-R PN20
- Projektowane piony instalacji c.o. z rur stalowych czarnych zewnętrznie cynkowanych o połączeniach zaciskowych
- Projektowana kanalizacja sanitarna po wierzchu ścian
- Projektowana kanalizacja sanitarna podposadzkowa lub w bruzdach
- Zestaw WC Kompakt z miską ustępową stojącą dla niepełnosprawnych z odpływem poziomym, płuczka 6/3 l, deska sedesowa twarda
- Umywalka dla niepełnosprawnych z otworem i przelewem bateria stojąca jednouchwyłowa
- Umywalka b.u.s.
- Zestaw WC Kompakt z miską ustępową stojącą z odpływem poziomym, płuczka 6/3 l, deska sedesowa twarda
- Umywalka szer. 45x37 cm z otworem i przelewem wisząca na ścianie, bateria umywalkowa stojąca jednouchwyłowa
- Umywalka b.u.s.
- Wpust łazienkowy "niski" do zabudowy nadstopowej z odpływem bocznym dn40
- Wpust łazienkowy z odpływem pionowym dn50
- Bateria natryskowa jednouchwyłowa z natryskiem przesuwnym
- Zawór czepalny ze złączką do węża 1/2"
- Istniejący zawór hydrantowy DN52
- Kierunek przepływu powietrza wentylacyjnego
- Grzejnik stalowy płytowy, ocynkowany, bocznozasłany ze śdany, armatura grzejnikowa termostatyczna istniejąca

Pracownia Projektowa
IS PROJEKT
ul. Partyzantów 1A, 35-242 Rzeszów

Temat:

Przebudowa łazienek w budynku internatu Zespołu Szkół Spożywczych im. dr. Tadeusz Rylińskiego w Rzeszowie

Lokalizacja:

35 - 202 Rzeszów ul. Warszawska 20

Investor:

GININA MIASTO RZESZÓW
ZESPÓŁ SZKÓŁ SPOŻYWCZYCH

Branża:

SAKITARIA

Stadium: PROJEKT WYKONAWCZY

Tytuł rys.:

RZUT INSTALACJI WOD-KAN, C.O. W ŁAZIENCE
DAMSKIEJ - RZUT II PIĘTRA

Skala: 1:50

Projektował:

mgr inż. Dorota WOLAŁAK, upr. bud. PDK/0067/POOS/06

Sprawdzający:

Faza:

P.W. Branża: S Data: 06-2016 Nr rys: S-06 Rewizja: 00