


# ŁAZIENKA DAMSKA - III PIĘTRO - 46 dziewczyn

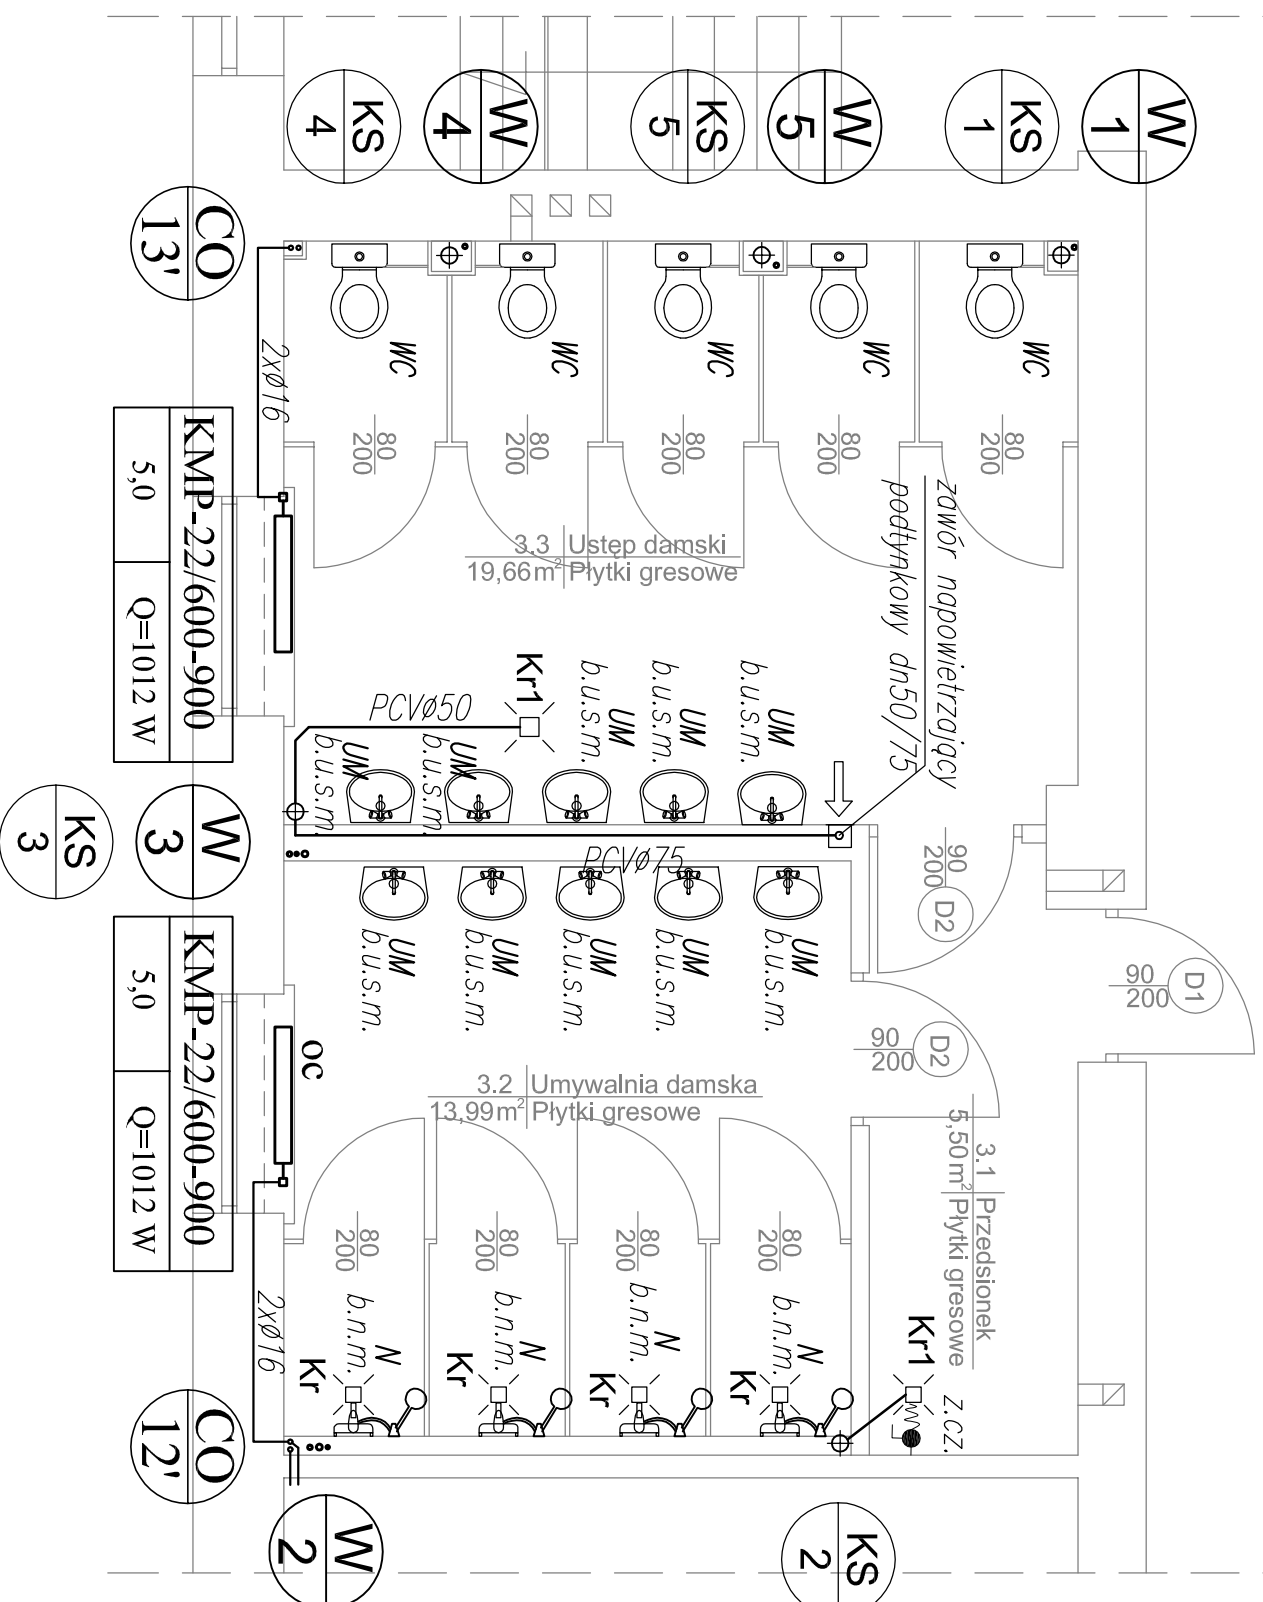

## OZNACZENIA:

- Projektowane pionory kanalizacyjne z rur PCV Ø110
- Projektowane pionory wody zimnej z rur PP-R PN10, ciepłej wody i cyrkulacji z rur PP-R PN20
- Projektowane pionory instalacji c.o. z rur stalowych czarnych zewnętrznie cynkowanych o połączeniach zaciskowych
- Projektowana kanalizacja sanitarna po wierzchu ścian
- Projektowana kanalizacja sanitarna podposadzkowa lub w bruzdach
- Zestaw WC Kompakt z miską ustępową stojącą dla niepełnosprawnych z odpływem poziomym, płuczka 6/3 l, deska sedesowa twarda
- Umywalka dla niepełnosprawnych z otworem i przelewem bateria stojąca jednocyfrowa
- Umywalka b.u.s.
- Zestaw WC Kompakt z miską ustępową stojącą z odpływem poziomym, płuczka 6/3 l, deska sedesowa twarda
- Umywalka szer. 45x37 cm z otworem i przelewem wisząca na ścianie, bateria umywalkowa stojąca jednocyfrowa
- Umywalka b.u.s.
- Wpust łazienkowy "niski" do zabudowy nadstopowej z odpływem bocznym dn40
- Wpust łazienkowy z odpływem pionowym dn50
- Bateria natryskowa jednocyfrowa z natryskiem przesuwnym
- Z.CZ. • W Zawór czepalny ze złączką do węża 1/2"
- HP Istniejący zawór hydrantowy DN52
- OC Kierunek przepływu powietrza wentylacyjnego
- Grzejnik stalowy płytowy, ocynkowany, bocznozasłany ze ścian, armatura grzejnikowa termostatyczna istniejąca

Pracownia Projektowa  
**IS PROJEKT**  
ul. Parzyżantów 1A, 35-242 Rzeszów

Temat: Przebudowa łazienek w budynku internatu Zespołu Szkół Spożywczych im. dr. Tadeusz Rylińskiego w Rzeszowie

Lokalizacja: 35 - 202 Rzeszów ul. Warszawska 20

Investor: GMINA MIASTO RZESZÓW  
ZESPÓŁ SZKÓŁ SPOŻYWCZYCH

Branża: SANITARYJA  
Tytuł rys.: RZUT INSTALACJI WOD-KAN, C.O. W ŁAZIENCE DAMSKIEJ - RZUT III PIĘTRA  
Skala: 1:50

Projektował: mgr inż. Dorota WOLAŁAK, upr. bud. PDK/0067/POOS/06

Sprawdzający: \_\_\_\_\_

Faza:	P.W.	Branża:	S	Data:	06-2016	Nr rys.:	S-07	Rewizja:	00
-------	------	---------	---	-------	---------	----------	------	----------	----